



GRUNDRISS

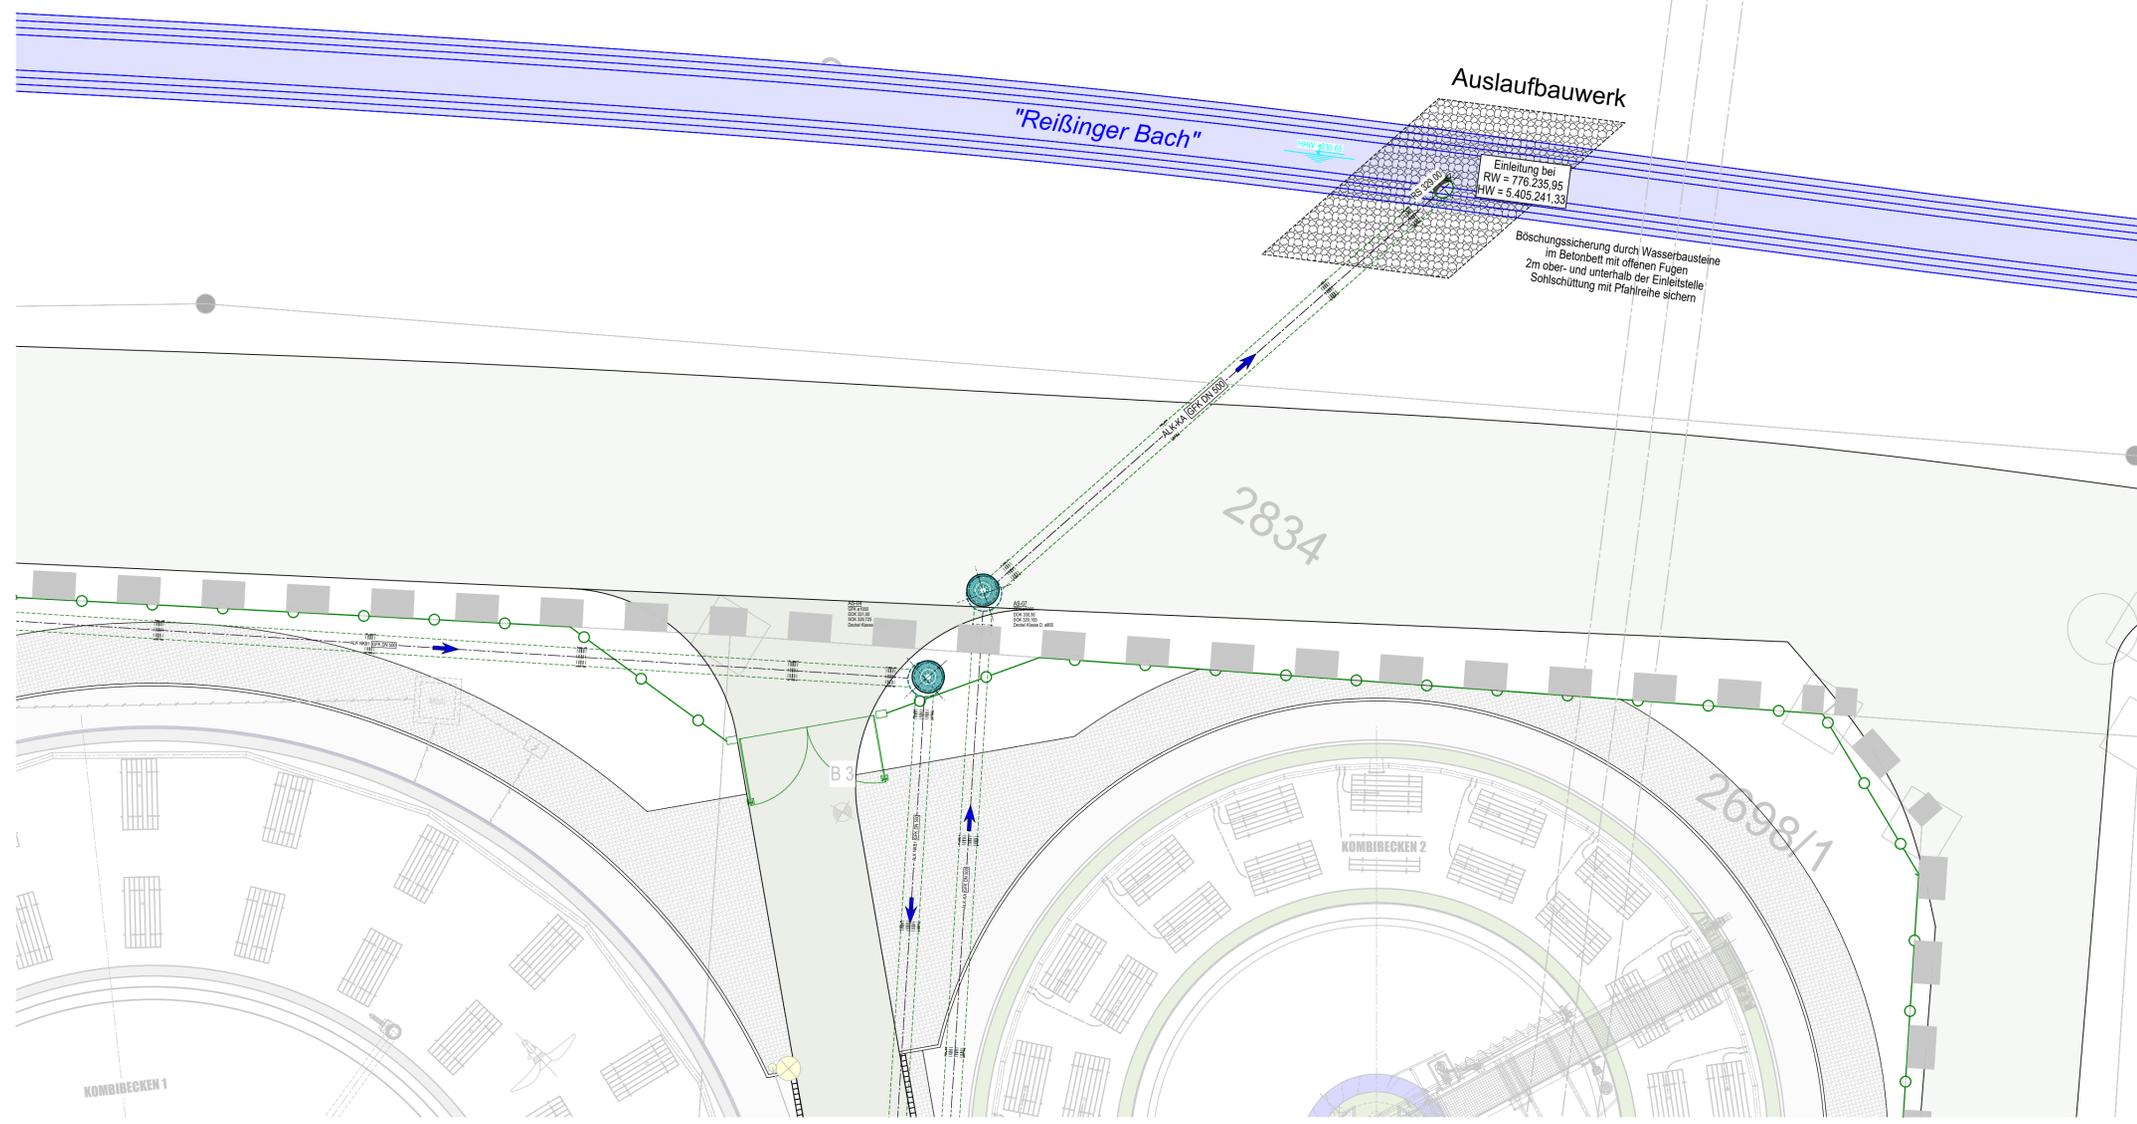

SCHNITT

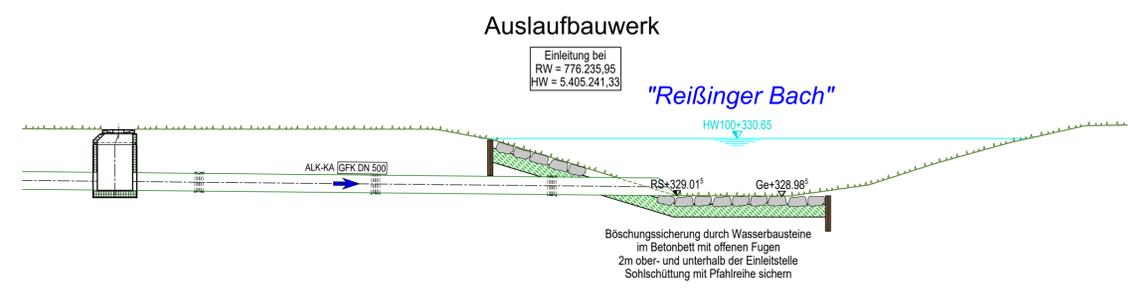

| | | |
|---|-----------------------------------|---|
| Planname Auslaufbauwerk - Grundriss und Schnitt | | |
| Plannummer 24 | Leistungsphase Entwurfsplanung | Index |
| | | |
| Beilagennummer: 24 | | |
| Markt Wallersdorf Erweiterung der Kläranlage 15.000 EW | | |
| Bauteil Auslaufbauwerk | | |
| Leistungsphase Entwurfsplanung | | |
| Planart Grundriss und Schnitt | | Maßstab 1:100 Format DIN A1 |
| Hauptplaner KOLLEGEN DÜNSER • AIGNER • KOLLEGEN Ingenieurplanungsgruppe GmbH Tel. 089/552264-0 Fax. 089/552264-29 Christoph-Rappaport-Bogen 27/EG 80639 MÜNCHEN | | |
| Auftraggeber Markt Wallersdorf 1. Bürgermeister Herr Aster Marktplatz 19 94522 Wallersdorf | | Freigabe Gez. B. Höcher Datum Ges. |