
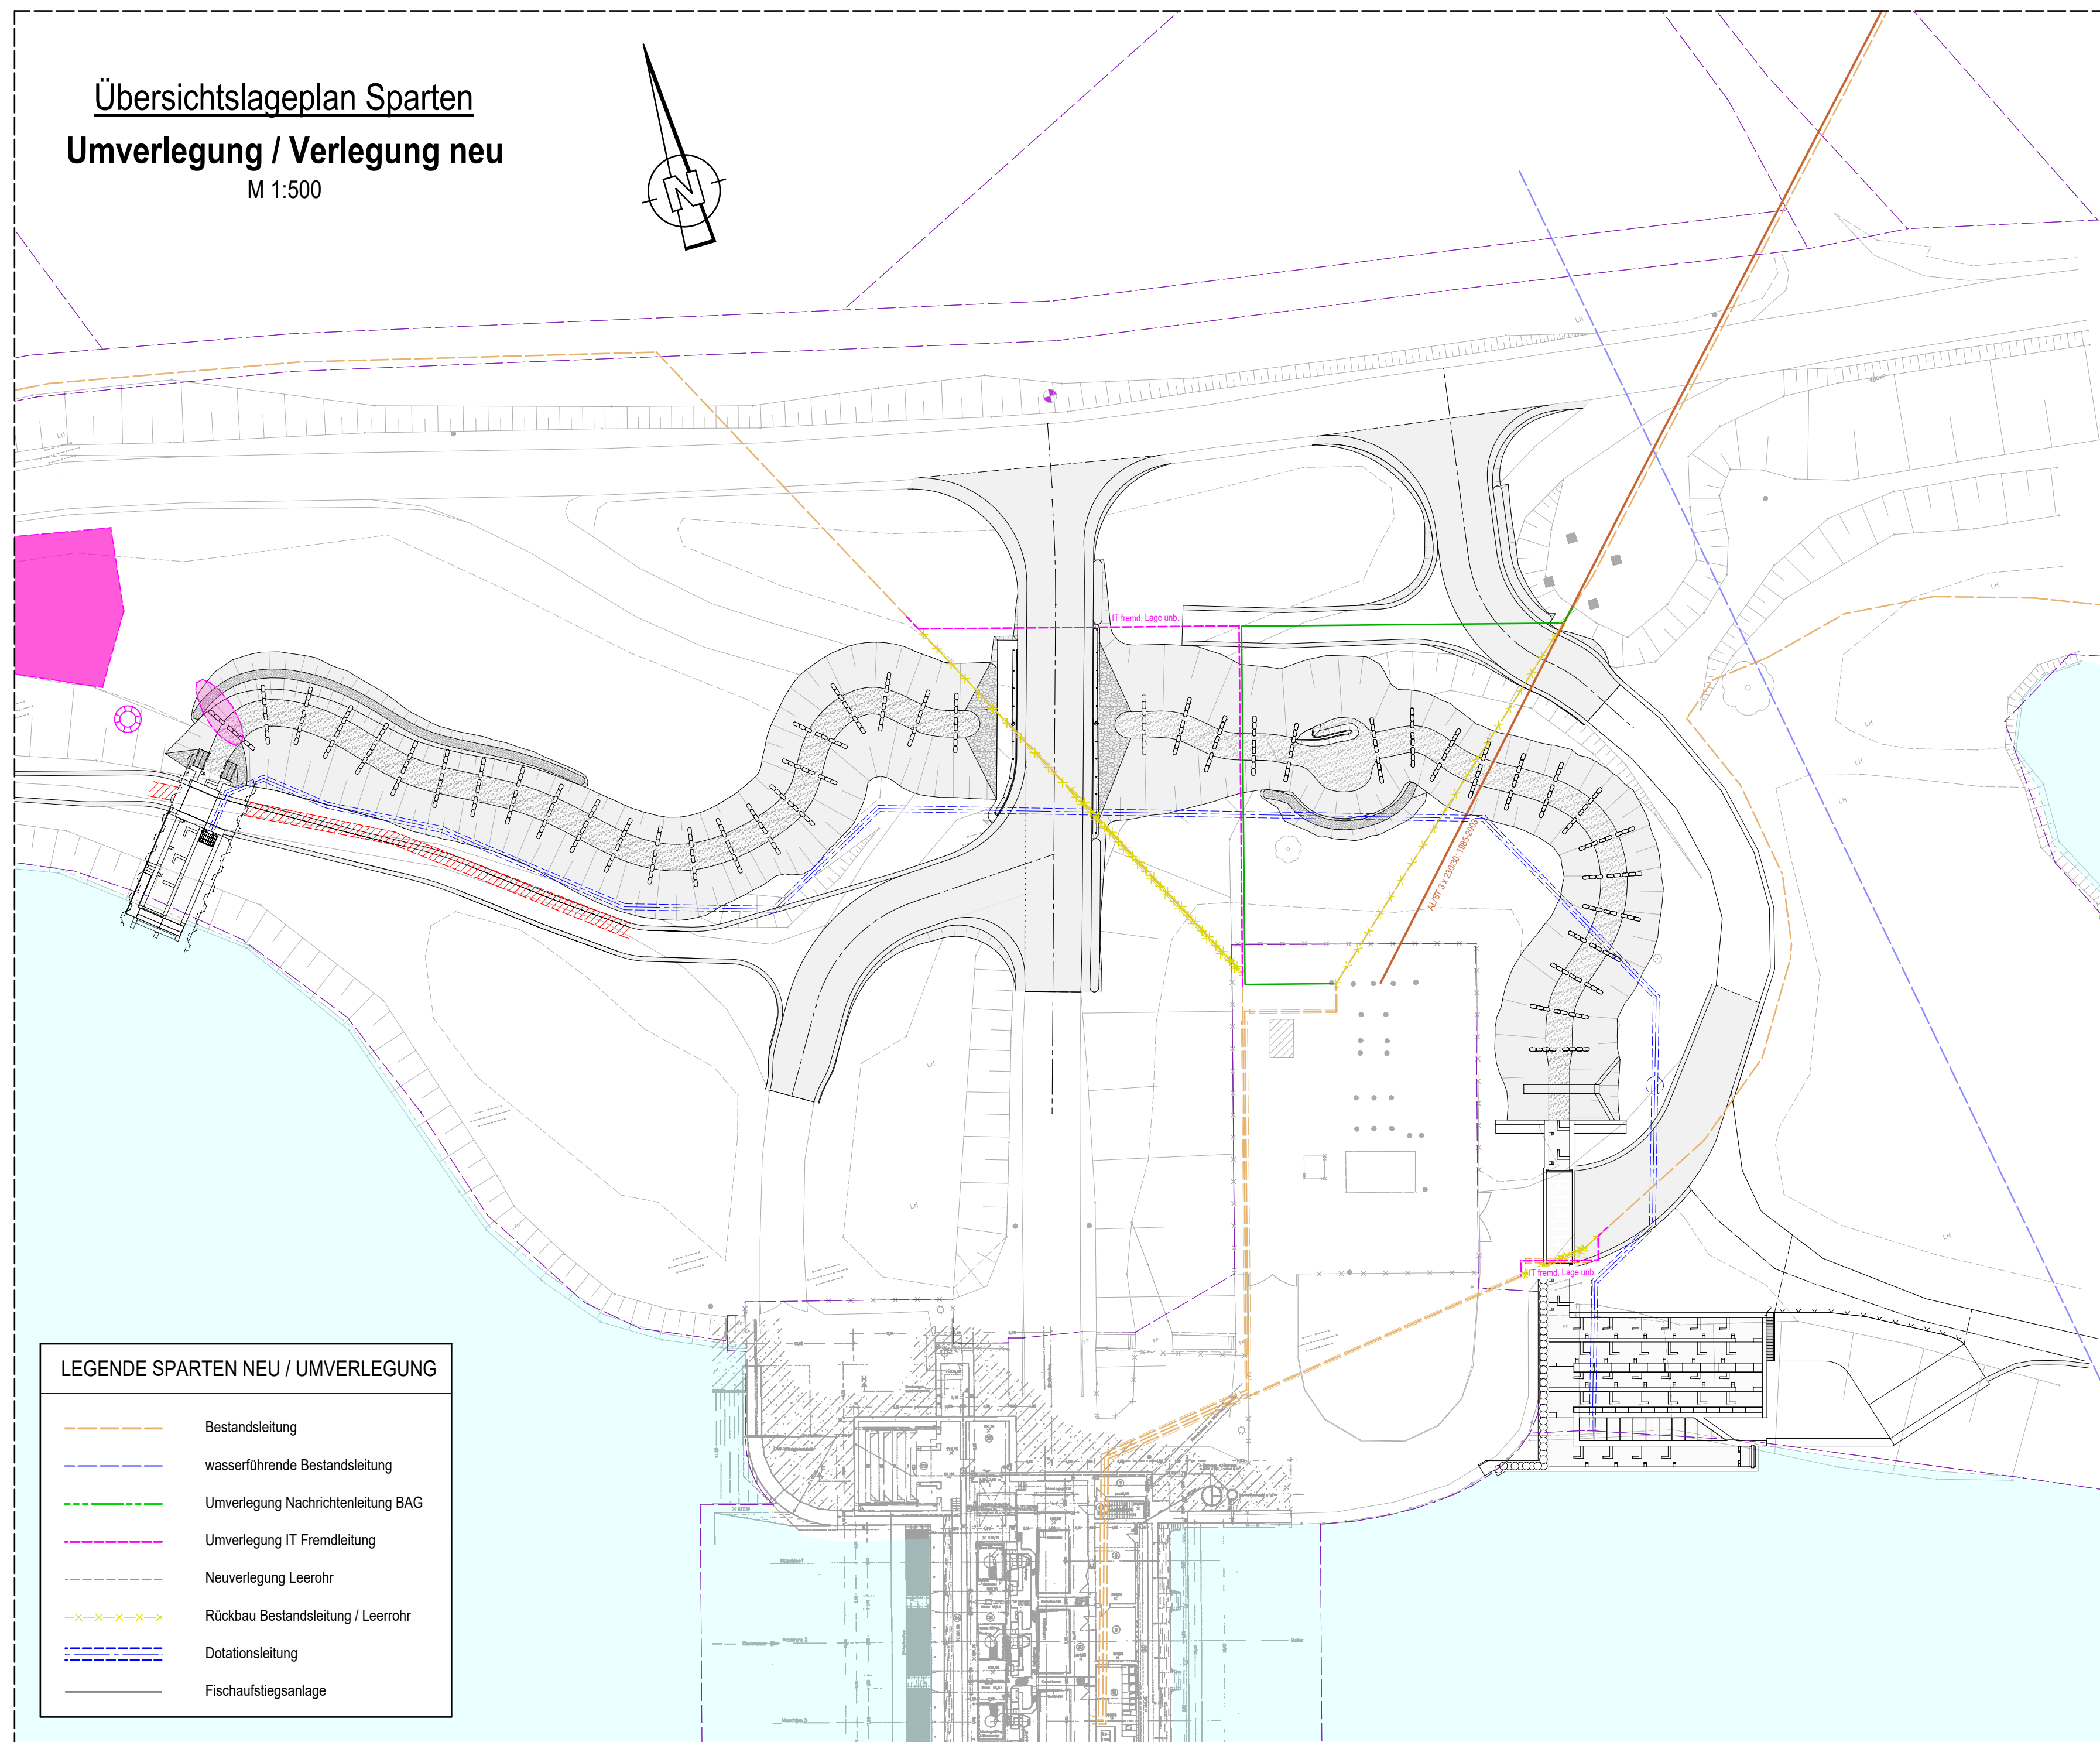




Übersichtslageplan Sparten
Umverlegung / Verlegung neu
M 1:500

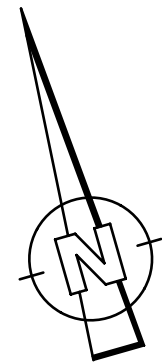

LEGENDE SPARTEN NEU / UMVERLEGUNG

- Bestandsleitung
- wasserführende Bestandsleitung
- Umverlegung Nachrichtenleitung BAG
- Umverlegung IT Fremdleitung
- Neuverlegung Leerrohr
- Rückbau Bestandsleitung / Leerrohr
- Dotationsleitung
- Fischaufstiegsanlage

Übersichtslageplan Sparten
Bestand
M 1:500

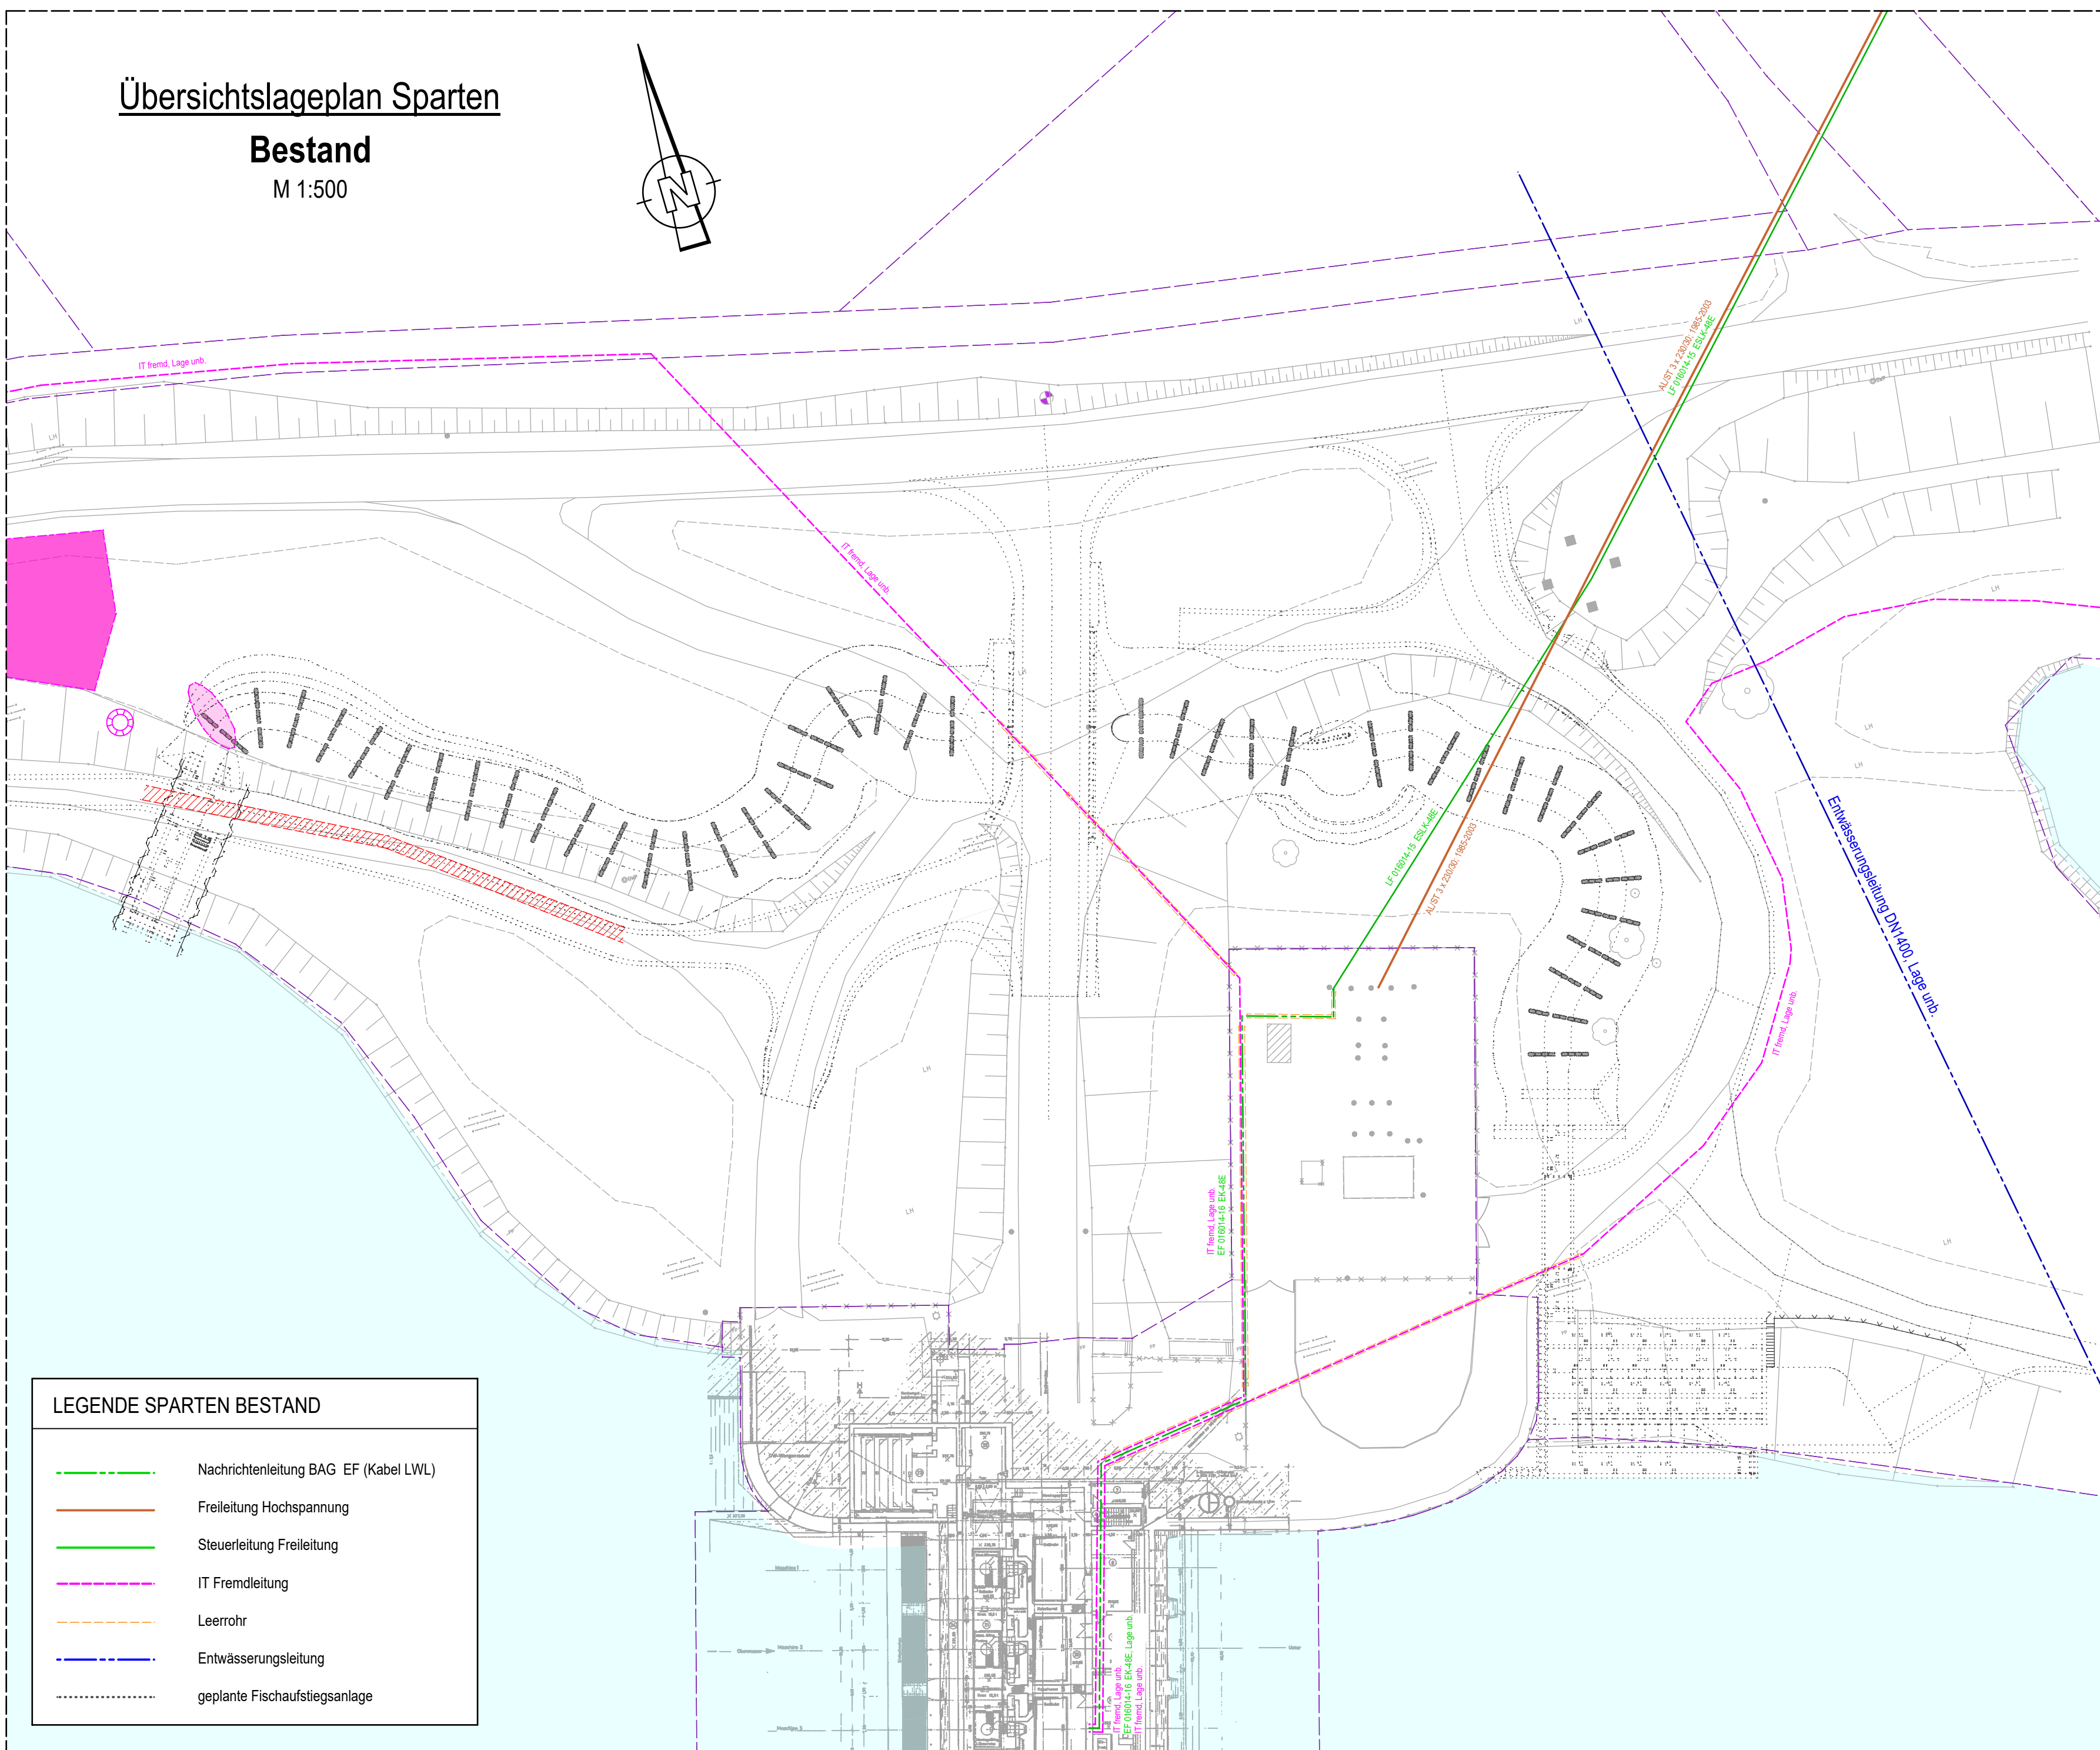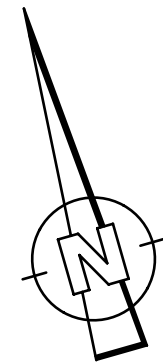

LEGENDE SPARTEN BESTAND

- Nachrichtenleitung BAG EF (Kabel LWL)
- Freileitung Hochspannung
- Steuerleitung Freileitung
- IT Fremdleitung
- Leerrohr
- Entwässerungsleitung
- geplante Fischaufstiegsanlage

LEGENDE

- Flurstücksgrenzen
- Bestand
- Rückbau Sparten
- Helm- Knabenkraut
- Innendichtung

BERMERKUNGEN

Es wird keine Gewähr für Vollständigkeit und Richtigkeit der dargestellten Leitungen übernommen,
die ausführende Firma hat sich vor Bauausführung bei den Spartenbetreibern zu informieren!

Maßstab 1 : 100
0 5 10 15 20 25 30 35 40 45 50
1cm in der Karte entspricht 5,00m in der Natur.
Höhensystem: DHHN 12
Lagesystem: GK 4


DAZUGEHÖRIGE PLÄNE

- ETL-4-0-000 bis 005 Übersichtspläne
- ETL-4-1-001 bis 003 Einstiegsbauwerk
- ETL-4-2-001 bis 003 Ausstiegsbauwerk
- ETL-4-2-001 bis 008 Straßenbau

Lagesystem: GK 4

Höhensystem: DHHN12

Übersicht:

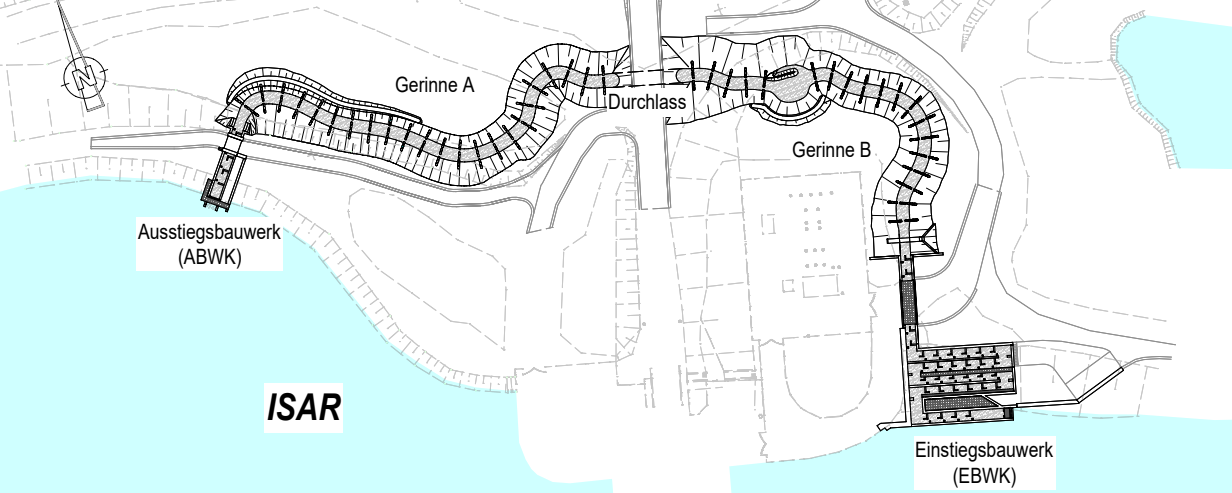

d					
c					
b					
a					

Index	Bemerkung	geänd. am	Name	gepr. am	Name
-------	-----------	-----------	------	----------	------

Vorhabensträger:

uni per Uniper Kraftwerke GmbH
Luitpoldstr. 27
84034 Landshut
Telefon: 0871 694 - 02
Fax: 0871 694 - 4279
Landshut, 19.02.2025
Ort, Datum
Unterschrift

Planer: **INROS LACKNER SE**
Zielstattstraße 38
81379 München
Telefon: 089 / 726 3309 50
Telefax: 089 / 726 3309 59
Internet: www.inros-lackner.de
E-Mail: muenchen@inros-lackner.de
München, 19.02.2025
Ort, Datum
Unterschrift

Projekt:	NAME	DATUM
Herstellung der Durchgängigkeit - Untere Isar	Bearbeitet	gez. Schmidchen 19.02.2025
	Gezeichnet	gez. Pohn 19.02.2025
	Geprüft	gez. Gollasch 19.02.2025
	Gesehen	

Bauteil: Fischaufstiegsanlage Ettling (ETL)
Gesamte Anlage
Übersichtslageplan Sparten
Ersatz für Plan-Nr.: --
Ersetzt durch Plan-Nr.: --

Planungsphase: GENEHMIGUNGSPLANUNG
Projekt-Nr.: 4500471991/U60/0801
Maßstab: 1:500
Plan-Nr.: ETL-4-0-007
Anlage-Nr.: --
Projekt-Nr. IL: 2019-0193